


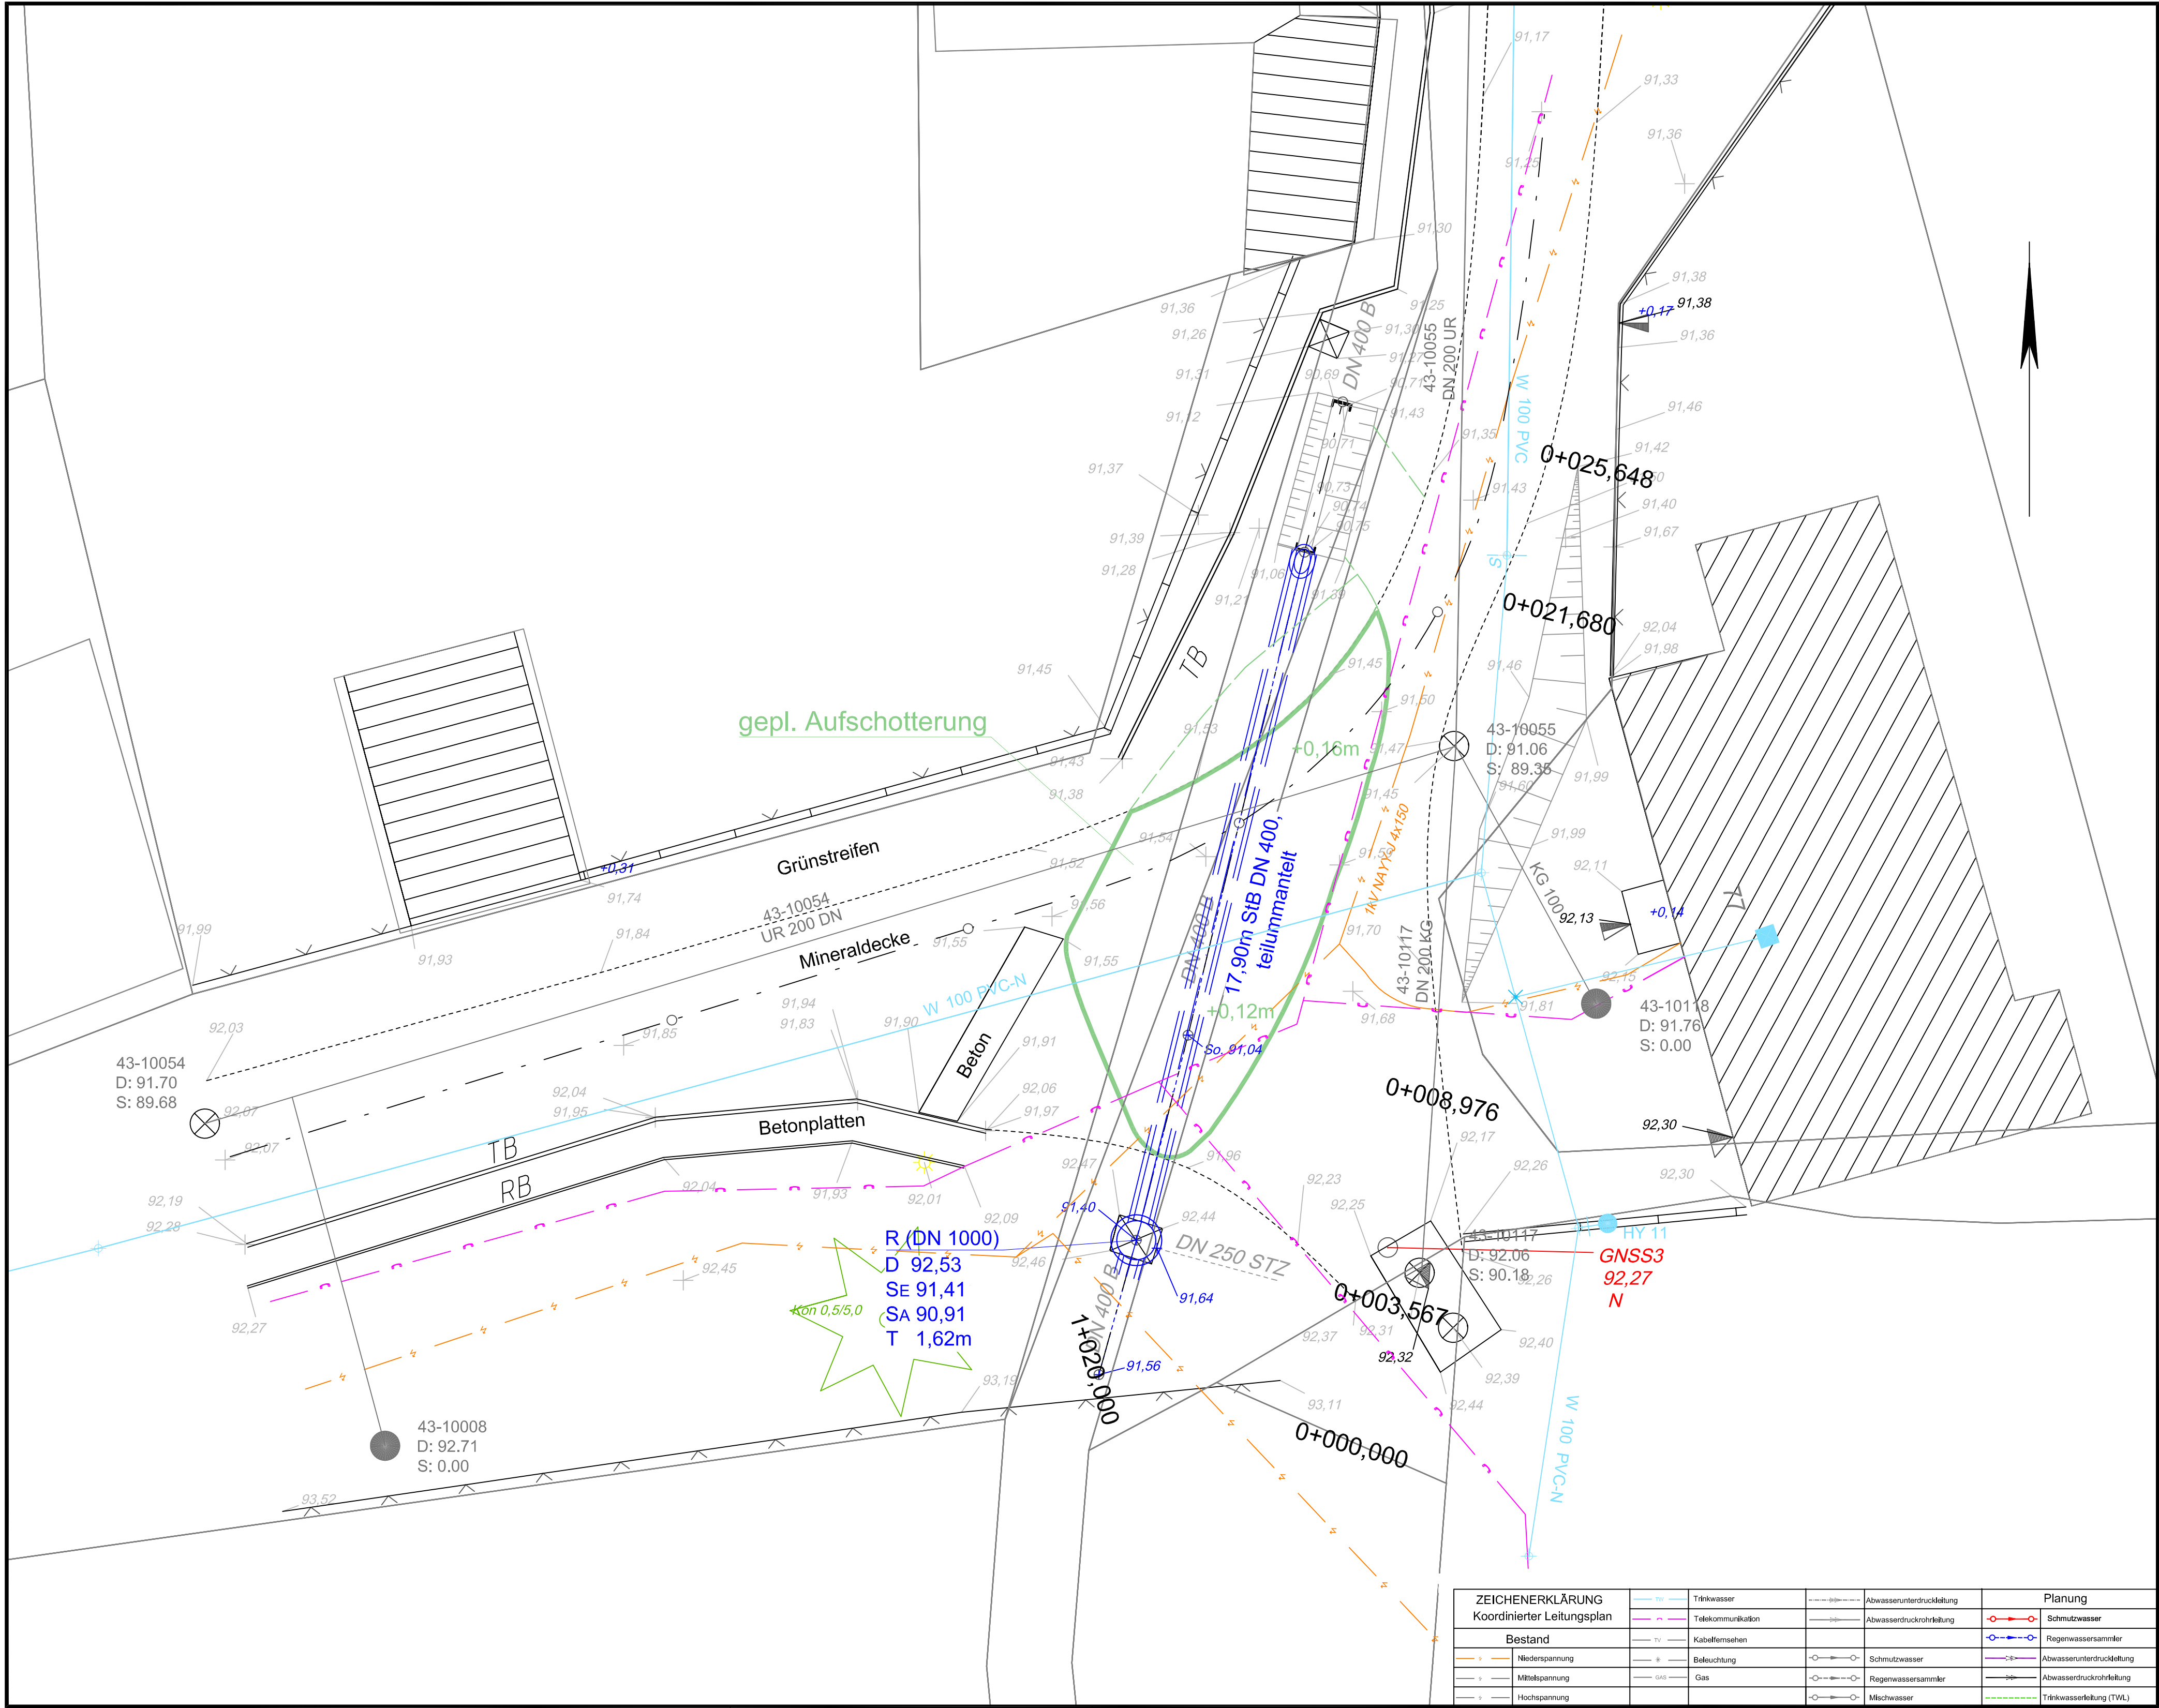

ZEICHENERKLÄRUNG		Planung	
Koordinierter Leitungsplan			
Bestand			
Niederspannung	TV	Kabelfernsehen	Regenwassersammler
Mittelspannung	Beleuchtung	Schmutzwasser	Abwasserunterdrückleitung
Hochspannung	Gas	Regenwassersammler	Abwasserdruckrohrleitung
		Mischwasser	Trinkwasserleitung (TWL)

Entwurf

5			
4			
3			
2			
1			
Nr.	Art der Änderung	Datum	Name

Damer + Partner
- Beratende Ingenieure -


Kaiserstraße 2
38690 Goslar
Tel. 05324 / 7703-0

Hasseröder Straße 10
38855 Wernigerode
Tel. 03943 / 9490-0
www.damer-partner.de

Stand : 28.01.2015

	Datum	Zeichen
bearbeitet	Dez. 2014	Witzensn.
gezeichnet	Dez. 2014	Abersp.
geprüft	Dez. 2014	Witzensn.

**Einheitsgemeinde
Stadt Osterwieck**
Am Markt 11
38835 Osterwieck

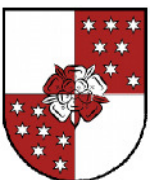

Unterlage Nr.
Blatt Nr. 1
Blattformat 765x445

	Datum	Zeichen
bearbeitet		
gezeichnet		
geprüft		

Lageplan
Maßstab 1 : 100

Aufgestellt :

Geprüft / Genehmigt :