


Anlage 2

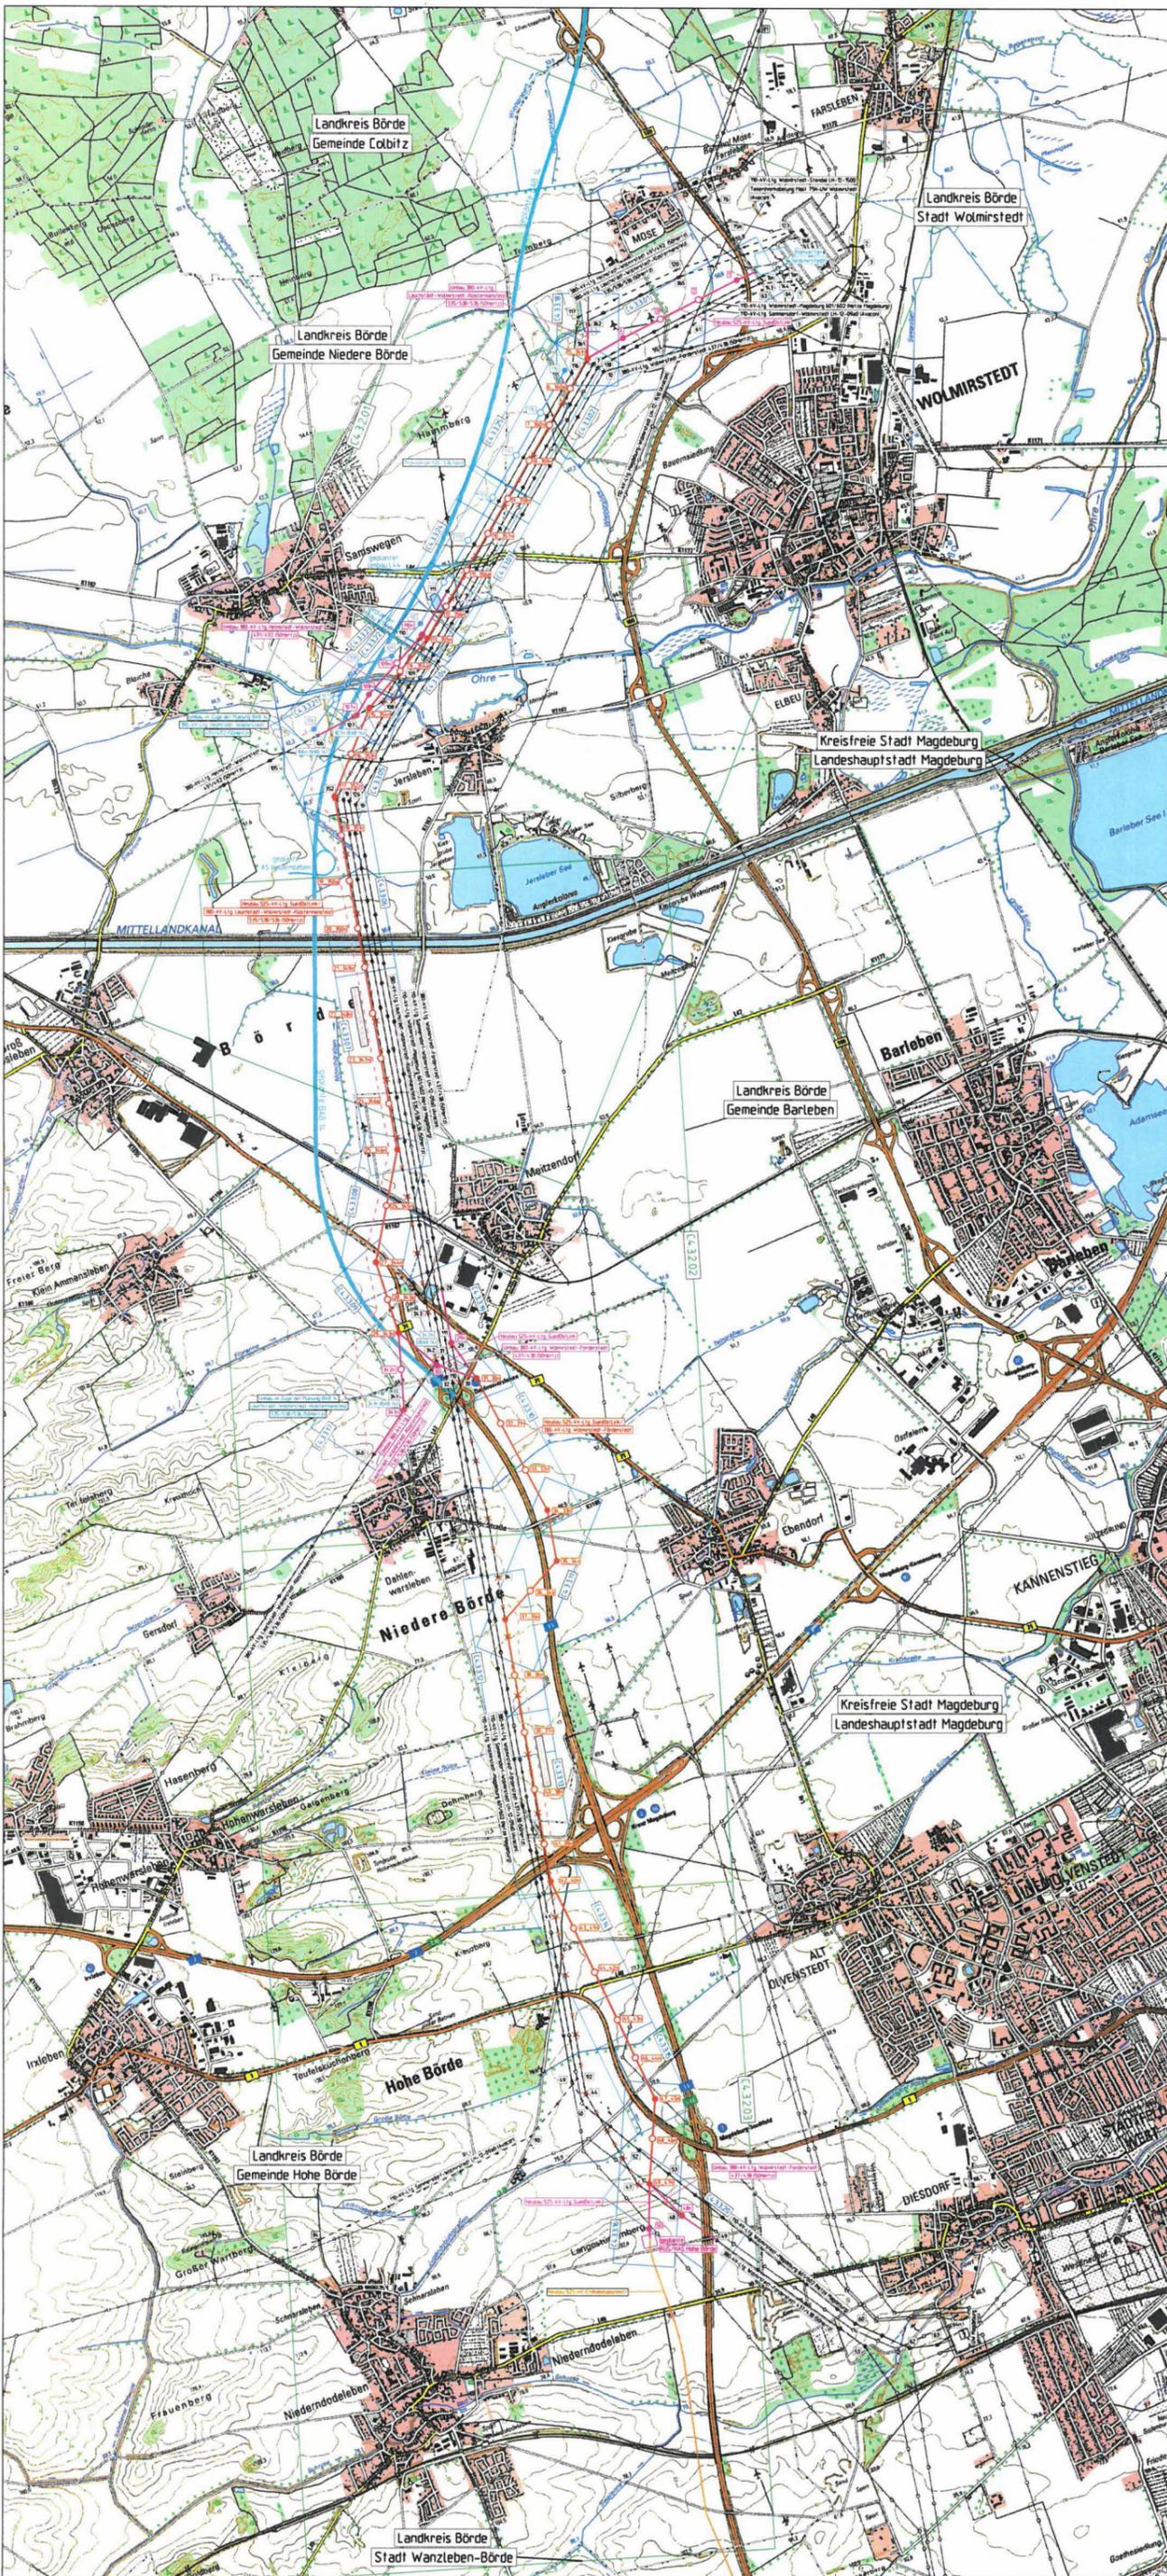

Legende:

Vorhaben

 
- Kabelübergangsstation (KÜS / KAS)
- Neubau AC/DC Vorzugstrasse
- Neubau DC Vorzugstrasse
- Umbau AC Vorzugstrasse
- Rückbau AC Bestandstrasse
- Provisorium mit der Option der Dauernutzung
- Provisorium
- C4.3.1.01 Blattschnitt Lageplan
- C4.3.2.02 Blattschnitt Wegenutzung außerhalb Trassenraum
- Abspannmast
- Tragmast

Administrative Grenzen

- Landkreisgrenze
- Gemeindegrenze
- Landkreis
- Gemeinde / Stadt

Nachrichtlich

- Fremdplanungen z. B. BAB 14



© GeoBasis-DE / LVermGeo LSA, 2020
 Datenquellen: siehe Unterlage Teil M
 Referenzsystem: ETRS 1989 UTM Zone N32, Projektion: Transversale Mercator, Datum: ETRS 1989
 Fremdleistungen sind nachrichtlich dargestellt, Es besteht keine Gewähr auf Lage und Vollständigkeit.



Das Vorhaben Nr. 5 im SuedOstLink ist von der Europäischen Union gefördert; sie haftet nicht für die Inhalte.



 Elia Group	SuedOstLink - BBPIG Vorhaben Nr. 5 - Abschnitt A1 Sachsen-Anhalt Nord Unterlage gemäß § 21 NABEG	
------------------	---	--

Version	Datum	Inhalt / Art der Änderung	Erstellt	Geprüft
01	09.08.23	Überarbeitung gem. Rückmeldung VHT	SEH	GRA
00	12.07.23	Erstellung der Unterlage gem. § 21 NABEG	SEH	HOT

C.4.3.1.01 Übersichtsplan (mit Blattschnitten der Lagepläne und Wegenutzungspläne) 1:25.000

Freileitungsabschnitt
 vom Konverter Wolmirstedt bis KÜS/KAS Hohe Börde

Vorbahnträger:

Elia Group
50Hertz Transmission GmbH
 Heidestraße 2
 10557 Berlin

BNetzA:
 Festgestellt nach § 24 NABEG
 Bonn, den

Auftragnehmer / Planersteller: ARGE SOL Trassierung Nord GbR c/o G.U.B. Ingenieur AG Katharinenstraße 11 08056 Zwackau	Blattgröße: A1 Gezeichnet: SEH / Imp Bearbeitet: HOT / Imp Geprüft: HAE / Imp	Maßstab: 1 : 25.000 Status: F Stand: 12.07.2023 Blatt-Nr.: 1
--	--	---